

# COMUNE DI SENNARIOLO

Provincia di Oristano

---

Lavori di  
**Restauro e Recupero Conservativo**  
**Chiesa Parrocchiale di Sant'Andrea Apostolo**

**PROGETTO DEFINITIVO ESECUTIVO**  
CIG Z0C2438047

TAVOLA

---

## **B.05 ELABORATI GRAFICI - IMPIANTO ELETTRICO**

---

Il Sindaco

Dott. Giambattista Ledda

Il R.U.P.

Geom. Paolo Sinis

 
Il Progettista e DD.LL

Arch. Francesco Frascaro

Scano di Montiferro, li Dicembre 2018


ESTREMI DI APPROVAZIONE

Deliberazione G.C. n.      del



Architetto Francesco Frascaro

via Grazia Deledda 50, 09078 Scano di Montiferro - OR  
tel 3450812110 fax 078532652 mail f.frascaro@archor.it

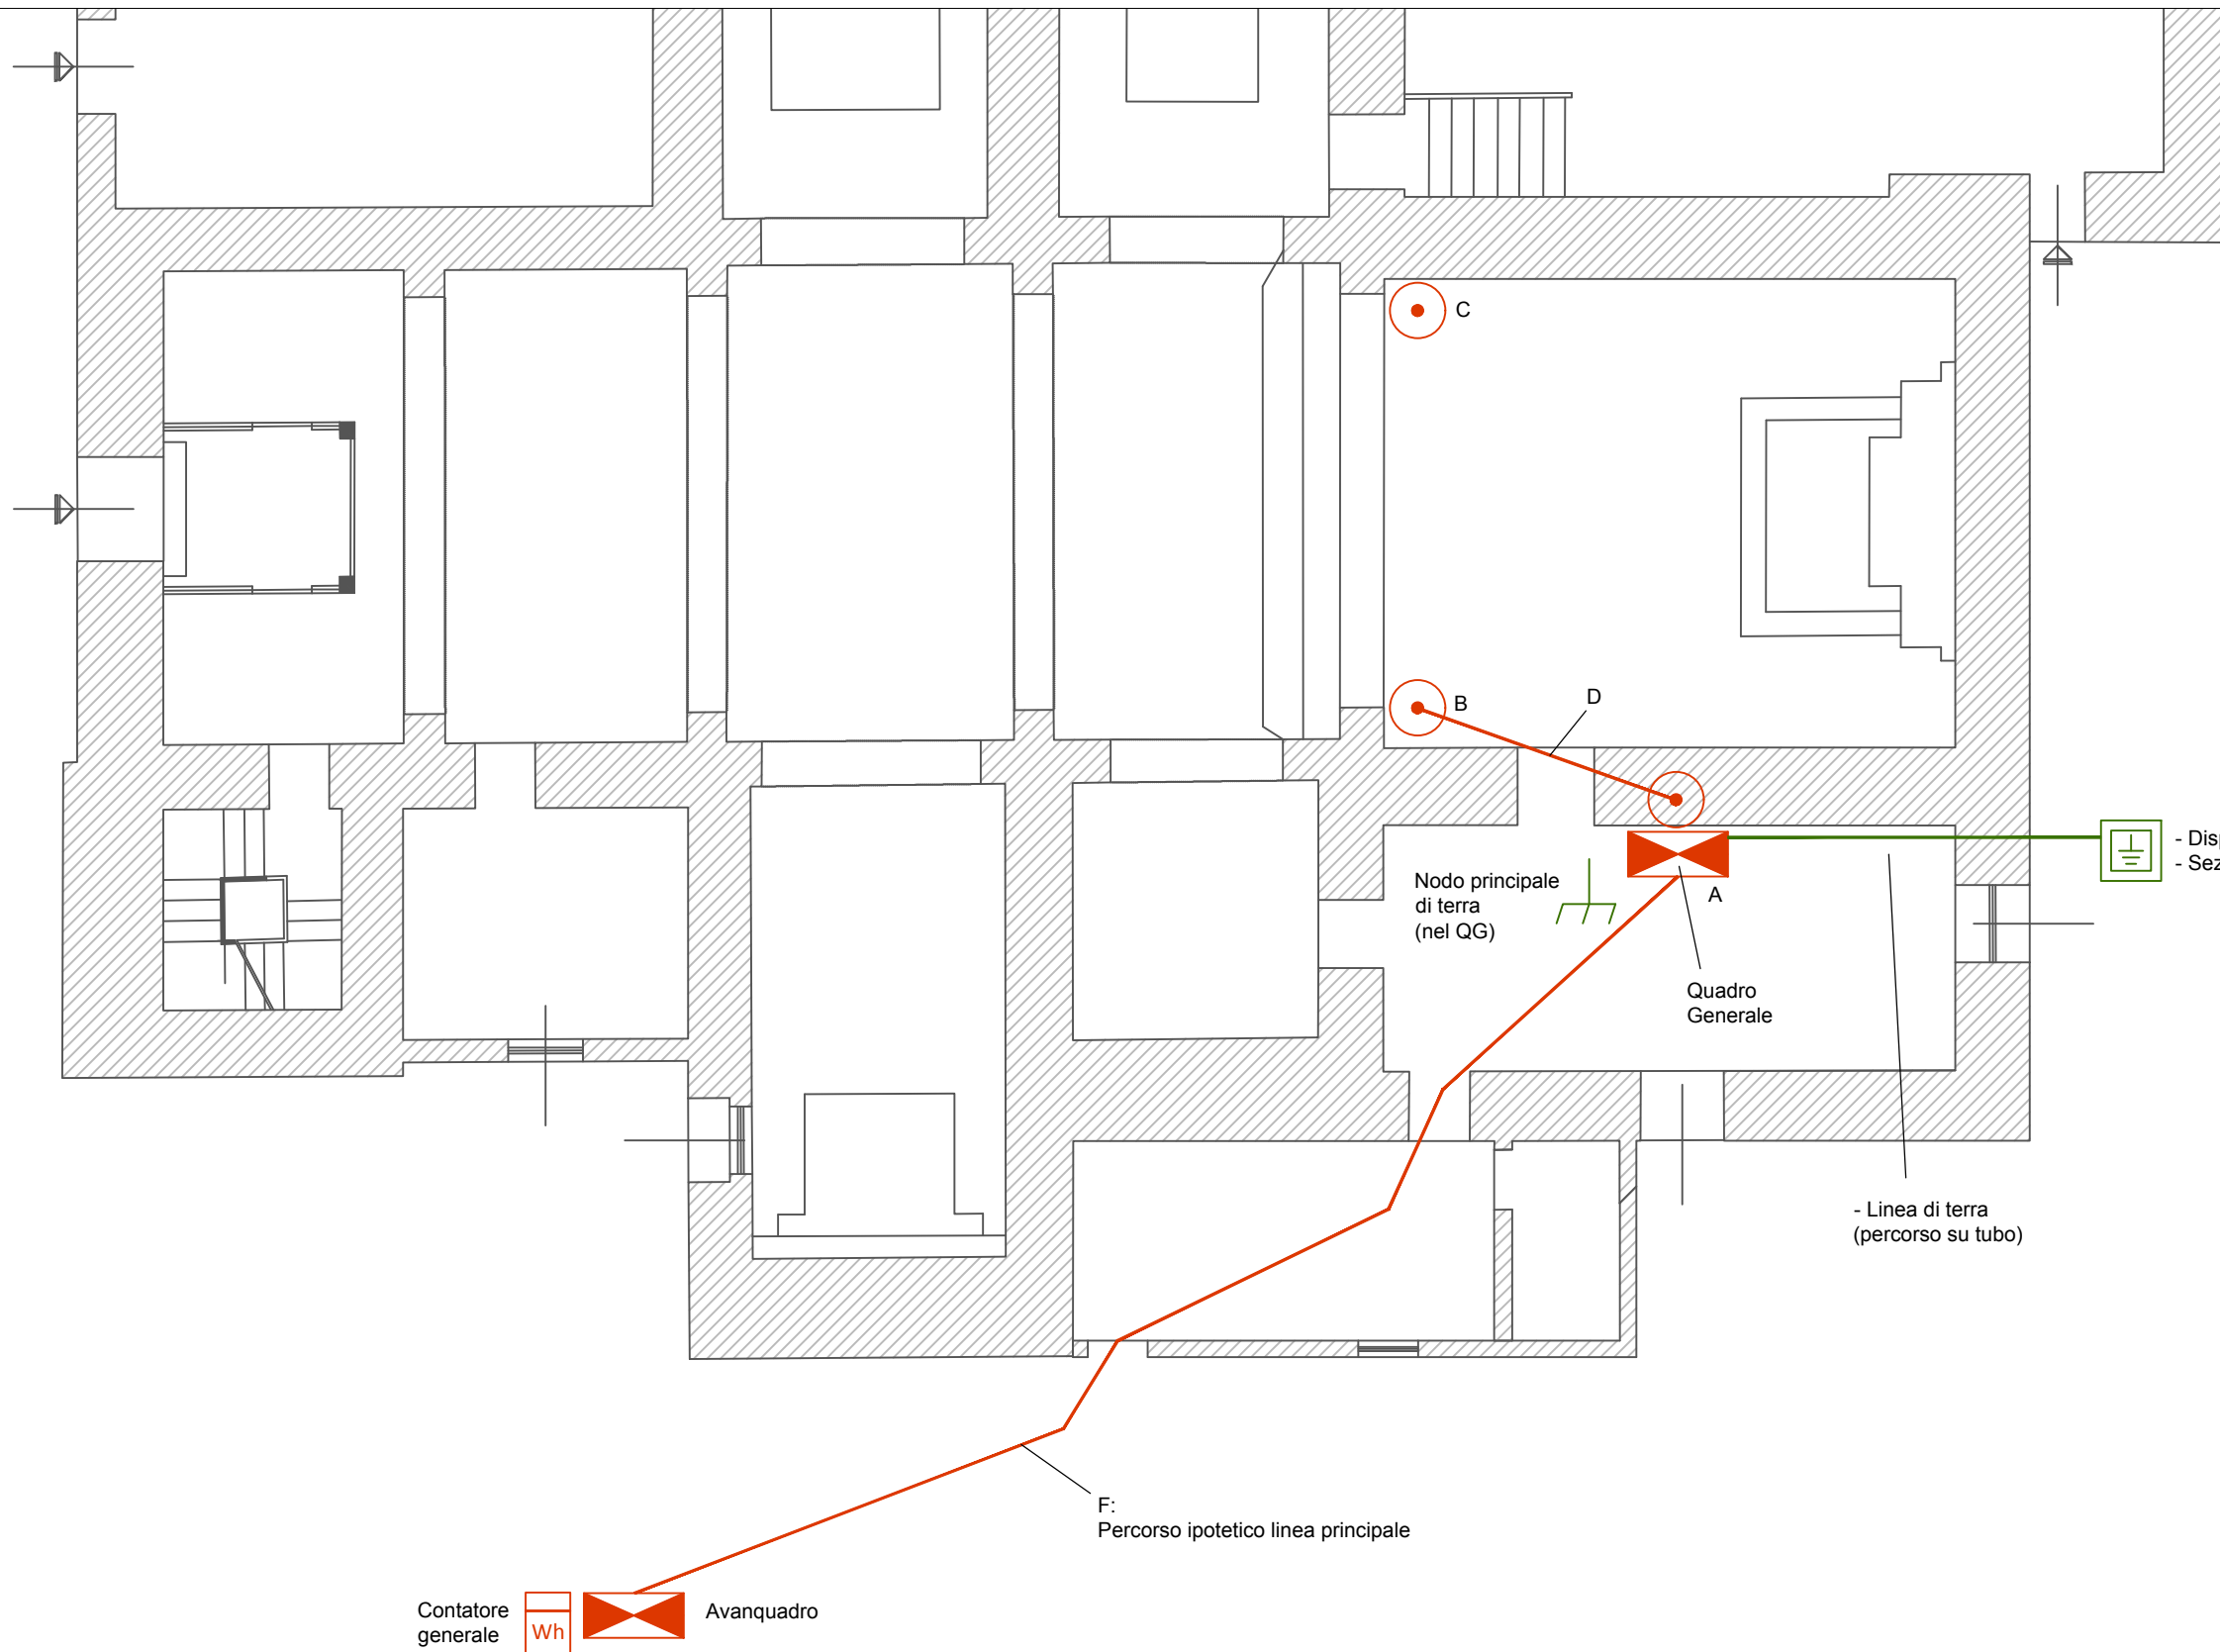

**INTERVENTI PRINCIPALI SULLE LINEE DI DISTRIBUZIONE**  
(previo accordo con soprintendenza)

Elem.	Descrizione
A	Sostituzione del Quadro Generale
B	Sostituzione previa verifica spazio con scatola deriv. incasso 160x110x70
C	Sostituzione previa verifica spazio con scatola deriv. incasso 160x110x70
D	Sostituzione previa verifica con linea 4 x tubo corrugato 25 mm
E	Sostituzione linea princip. con FS17 4 x 1 x 6 o FG16OR16 4x6

Contatore generale Wh Avanquadro

F: Percorso ipotetico linea principale


**COMUNE DI SENNARIOLO**

Lavori di restauro e recupero conservativo della Chiesa Parrocchiale Sant'Andrea Apostolo

TAVOLA:  
**B.05.01**

OGGETTO:  
Planimetria Distribuzione Principale

 SCALA: 1:100




DATA:  
Dicembre 2018



Architetto Francesco Frascaro  
via Grazia Deledda 50, 09078 Scano di Montiferro - OR  
tel 3450812110 | fax 078532652 | mail f.frascaro@archor.it

**LEGENDA**

Simbolo	Descrizione				
	Scatola di derivazione energia		Dispersore di terra		Quadro elettrico
	Quadro elettrico		Pozzetto per dispersore di terra		Contatore di energia
	Contatore di energia		Punto equipotenziale		Pozzetto
	Pozzetto		Massa		Scatola di derivazione energia
	Scatola di derivazione energia		Climatizzatore unità esterna		Climatizzatore unità interna
	Climatizzatore unità esterna		Climatizzatore unità interna		

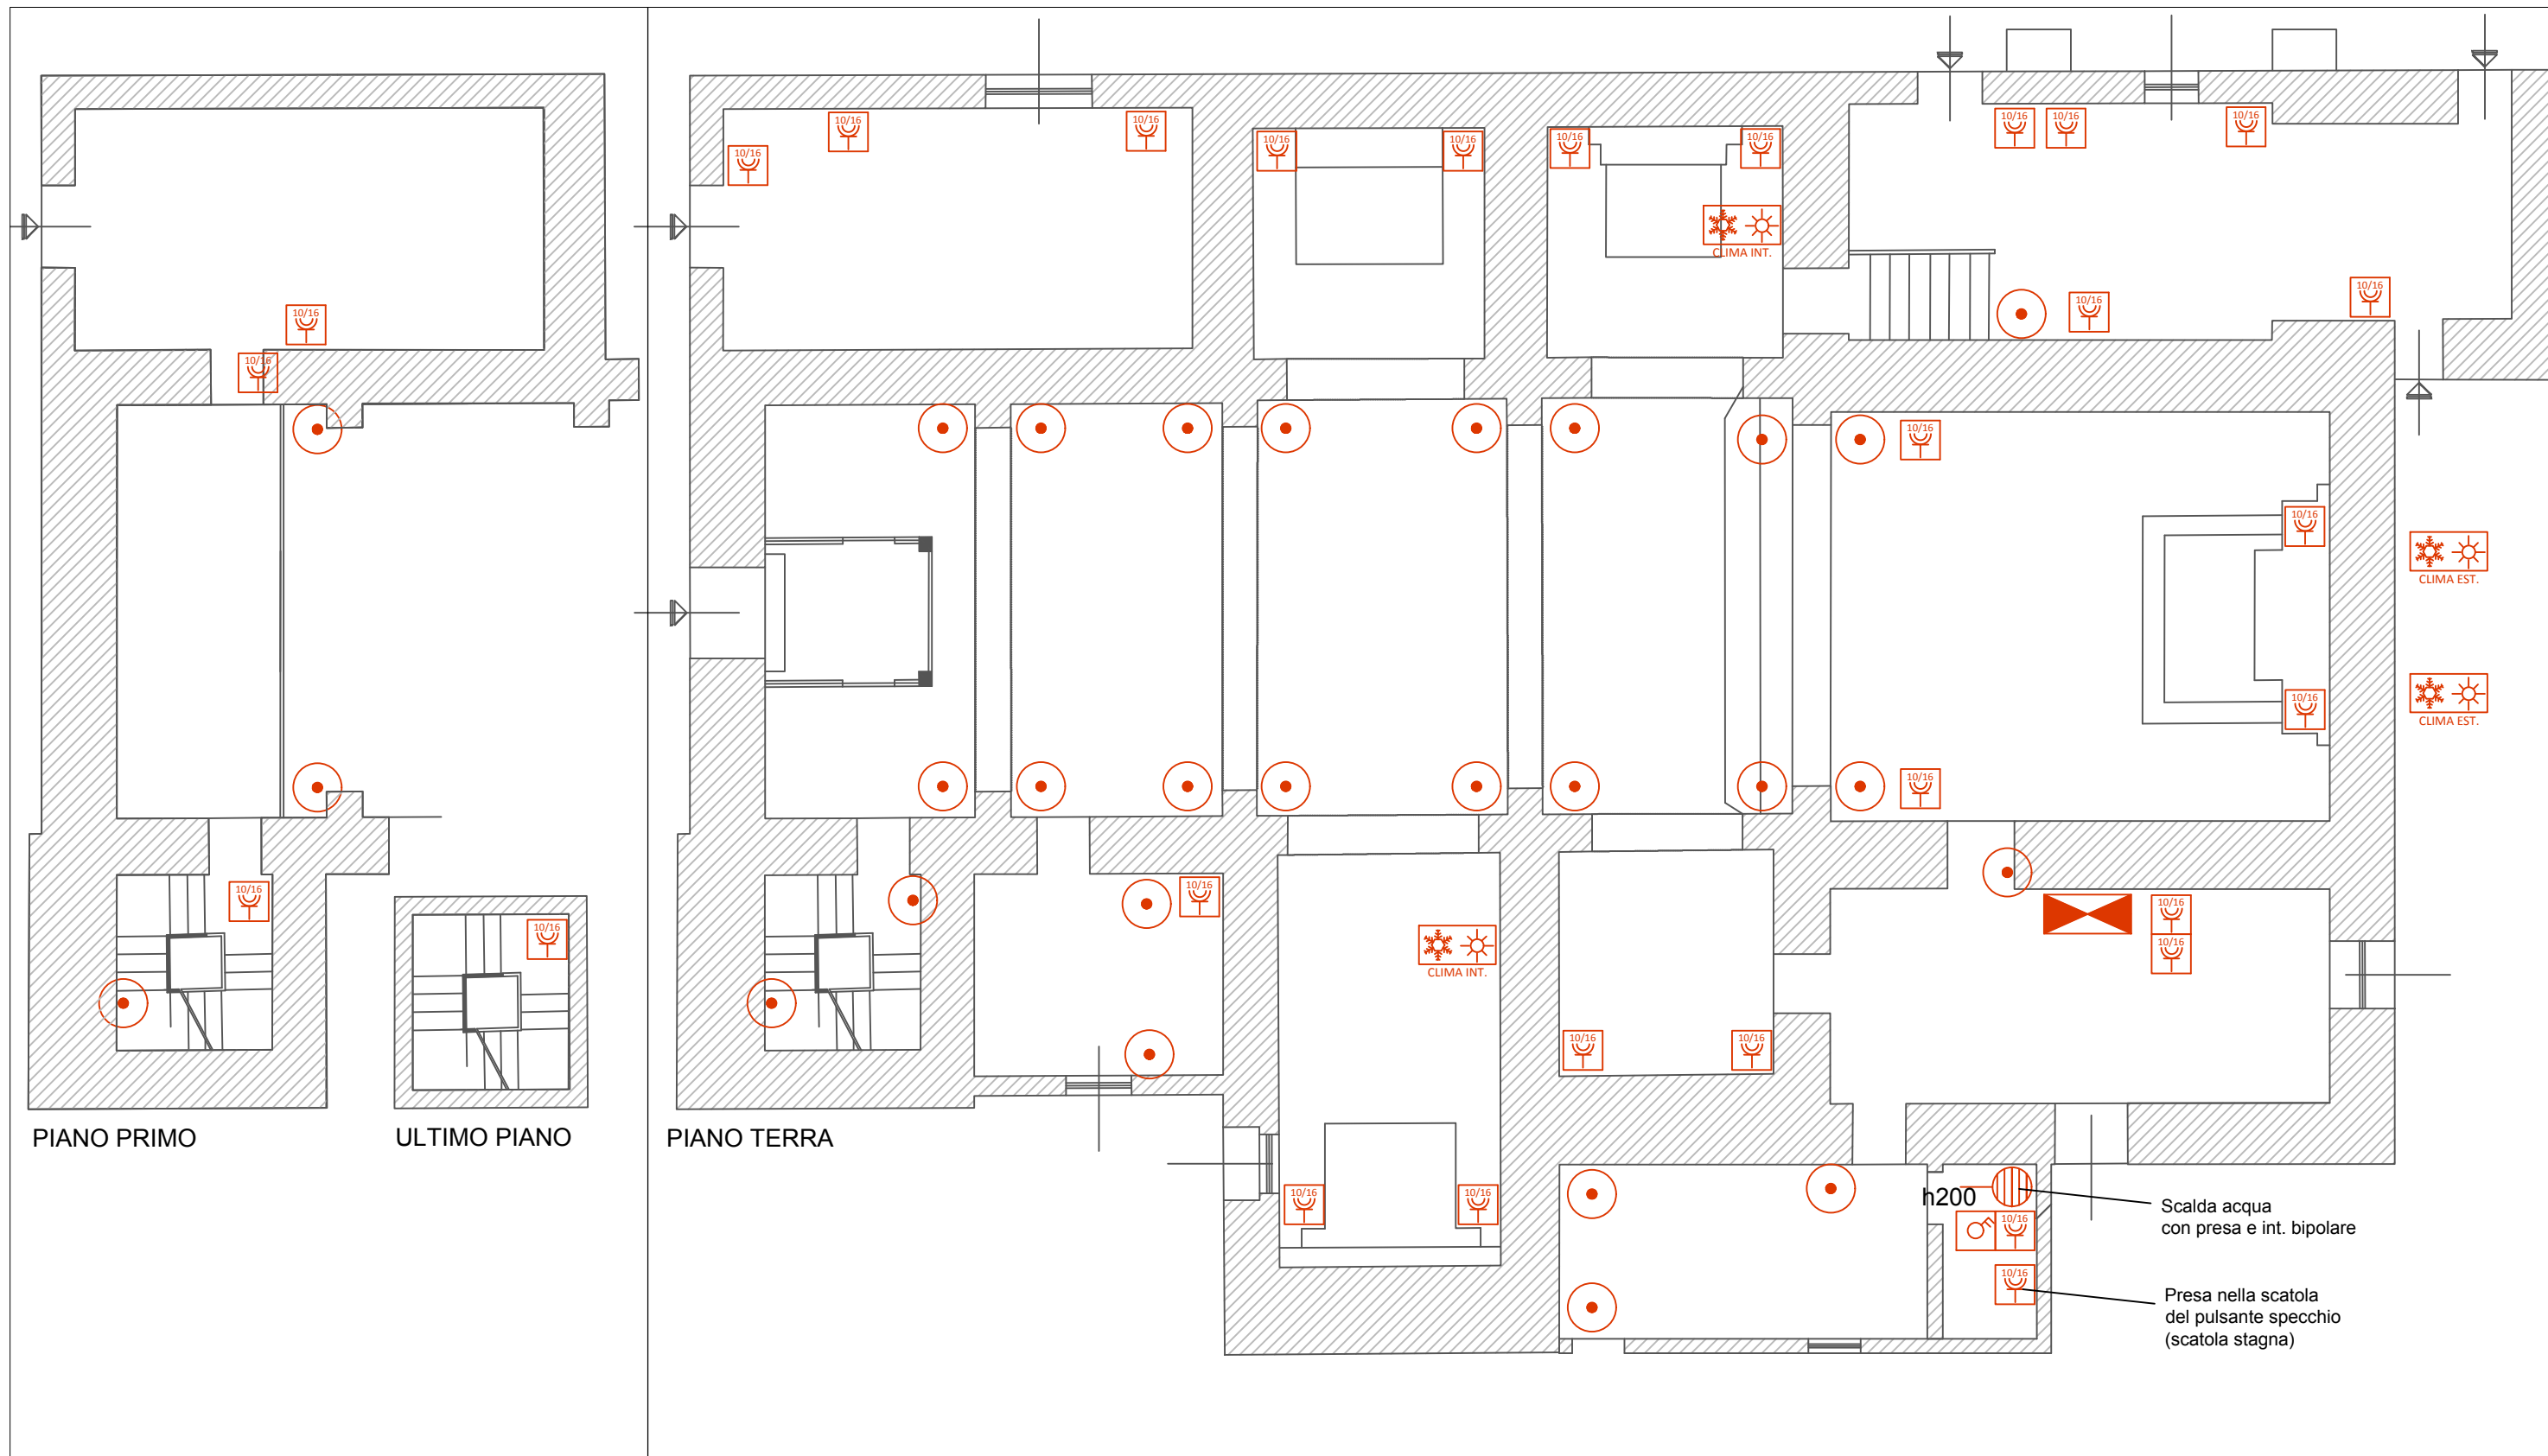

**LEGENDA**

Simbolo	Descrizione				
	Scatola di derivazione energia		Scatola di derivazione energia		Climatizzatore unità esterna
	Quadro elettrico		Interruttore bipolare		Climatizzatore unità interna
	Contatore di energia		Presa 10/16		Scalda acqua elettrico
	Pozzetto		Presa Shuko		Interruttore

**COMUNE DI SENNARIOLO**

Lavori di restauro e recupero conservativo della Chiesa Parrocchiale Sant'Andrea Apostolo

TAVOLA:  
**B.05.02**


OGGETTO:  
Planimetria Linee Prese

SCALA: 1:100  
0 m 1 2 3 4

DATA:  
Dicembre 2018




Architetto Francesco Frascaro  
via Grazia Deledda 50, 09078 Scano di Montiferro - OR  
tel 3450812110 | fax 078532652 | mail f.frascaro@archor.it

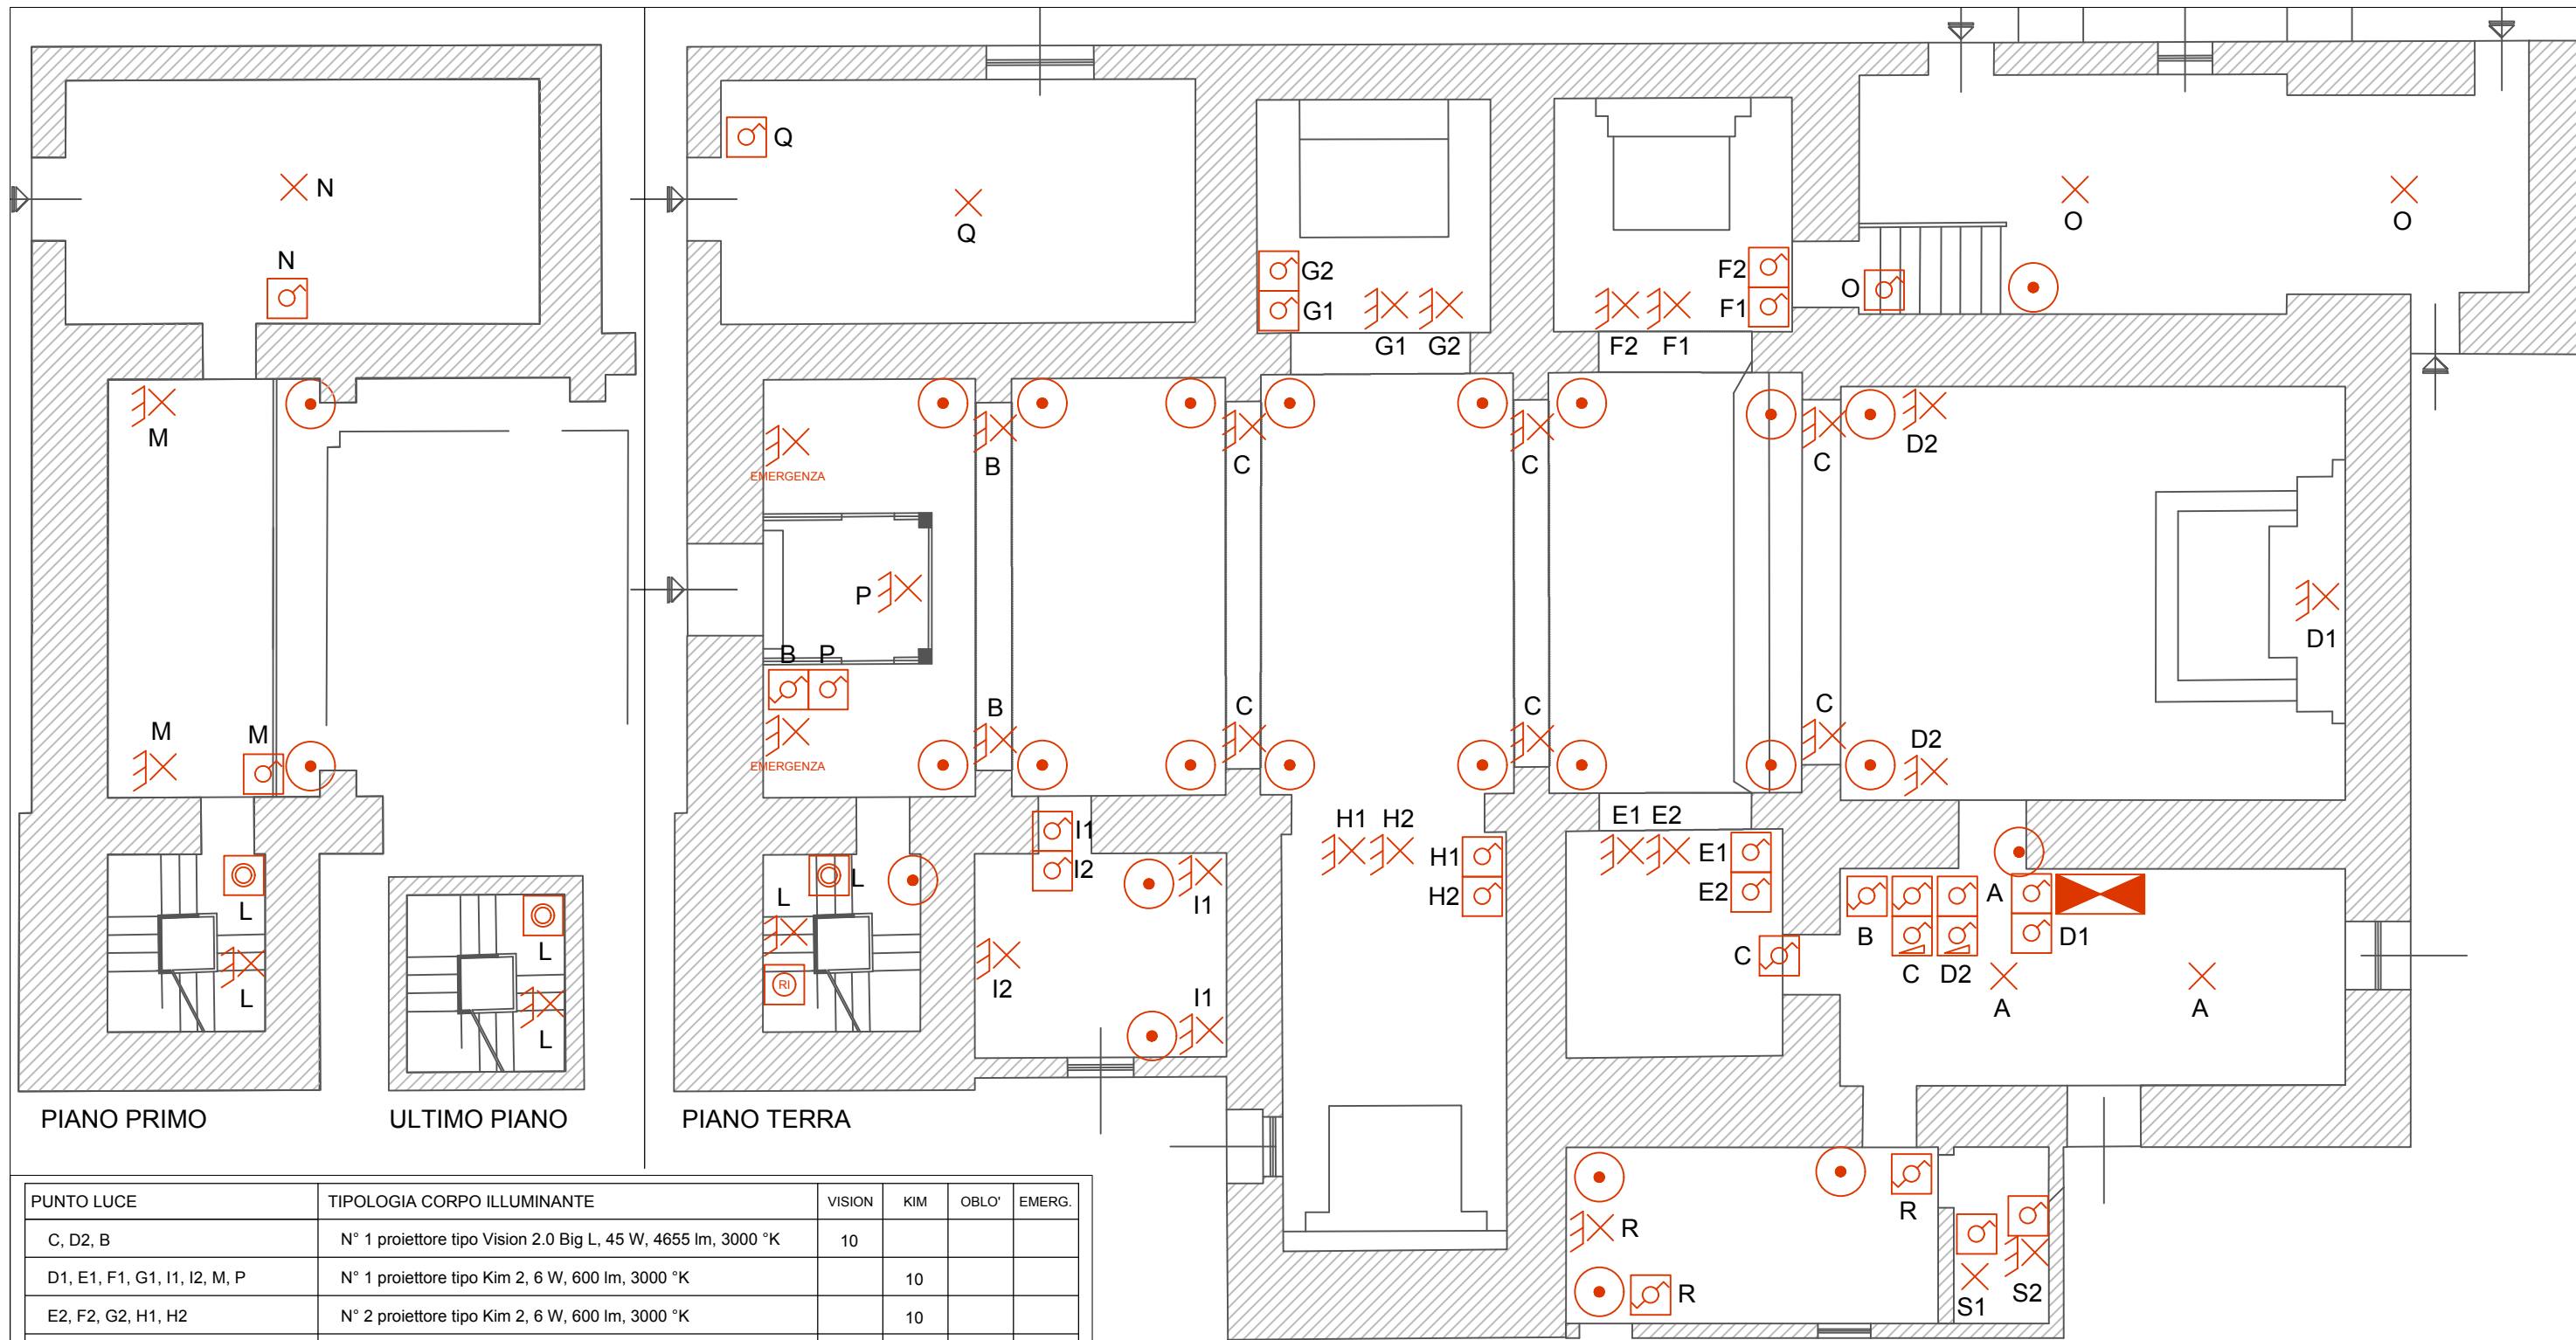

PUNTO LUCE	TIPOLOGIA CORPO ILLUMINANTE	VISION	KIM	OBLO'	EMERG.
C, D2, B	N° 1 proiettore tipo Vision 2.0 Big L, 45 W, 4655 lm, 3000 °K	10			
D1, E1, F1, G1, I1, I2, M, P	N° 1 proiettore tipo Kim 2, 6 W, 600 lm, 3000 °K		10		
E2, F2, G2, H1, H2	N° 2 proiettore tipo Kim 2, 6 W, 600 lm, 3000 °K		10		
A, L, N, O, Q, R, S1	N° 1 plafoniera tipo 746 Oblò piccolo, 2x16 W 1400 lm, 4000°K			11	
Emergenza	N° 1 plafoniera Led 6/8W, 6000 °K				2
TOTALE		10	20	11	2

LEGENDA					
Simbolo	Descrizione		Interruttore		Relè a impulsi
	Interruttore bipolare		Pulsante		Interruttore dimmer
	Contatore di energia		Invertitore		Ronzatore 230 V
	Scatola di derivazione energia		Corpo illuminante a soffitto		Corpo illuminante a parete
			Lampada di emergenza a soffitto		Lampada di emergenza a parete

COMUNE DI SENNARIOLO		TAVOLA:	OGGETTO:
Lavori di restauro e recupero conservativo della Chiesa Parrocchiale Sant'Andrea Apostolo		B.05.03	Planimetria Linee Luci
SCALA: 1:100	DATA: Dicembre 2018	Architetto Francesco Frascaro via Grazia Deledda 50, 09078 Scano di Montiferro - OR tel 3450812110   fax 078532652   mail f.frascaro@archor.it	
0 m 1 2 3 4			

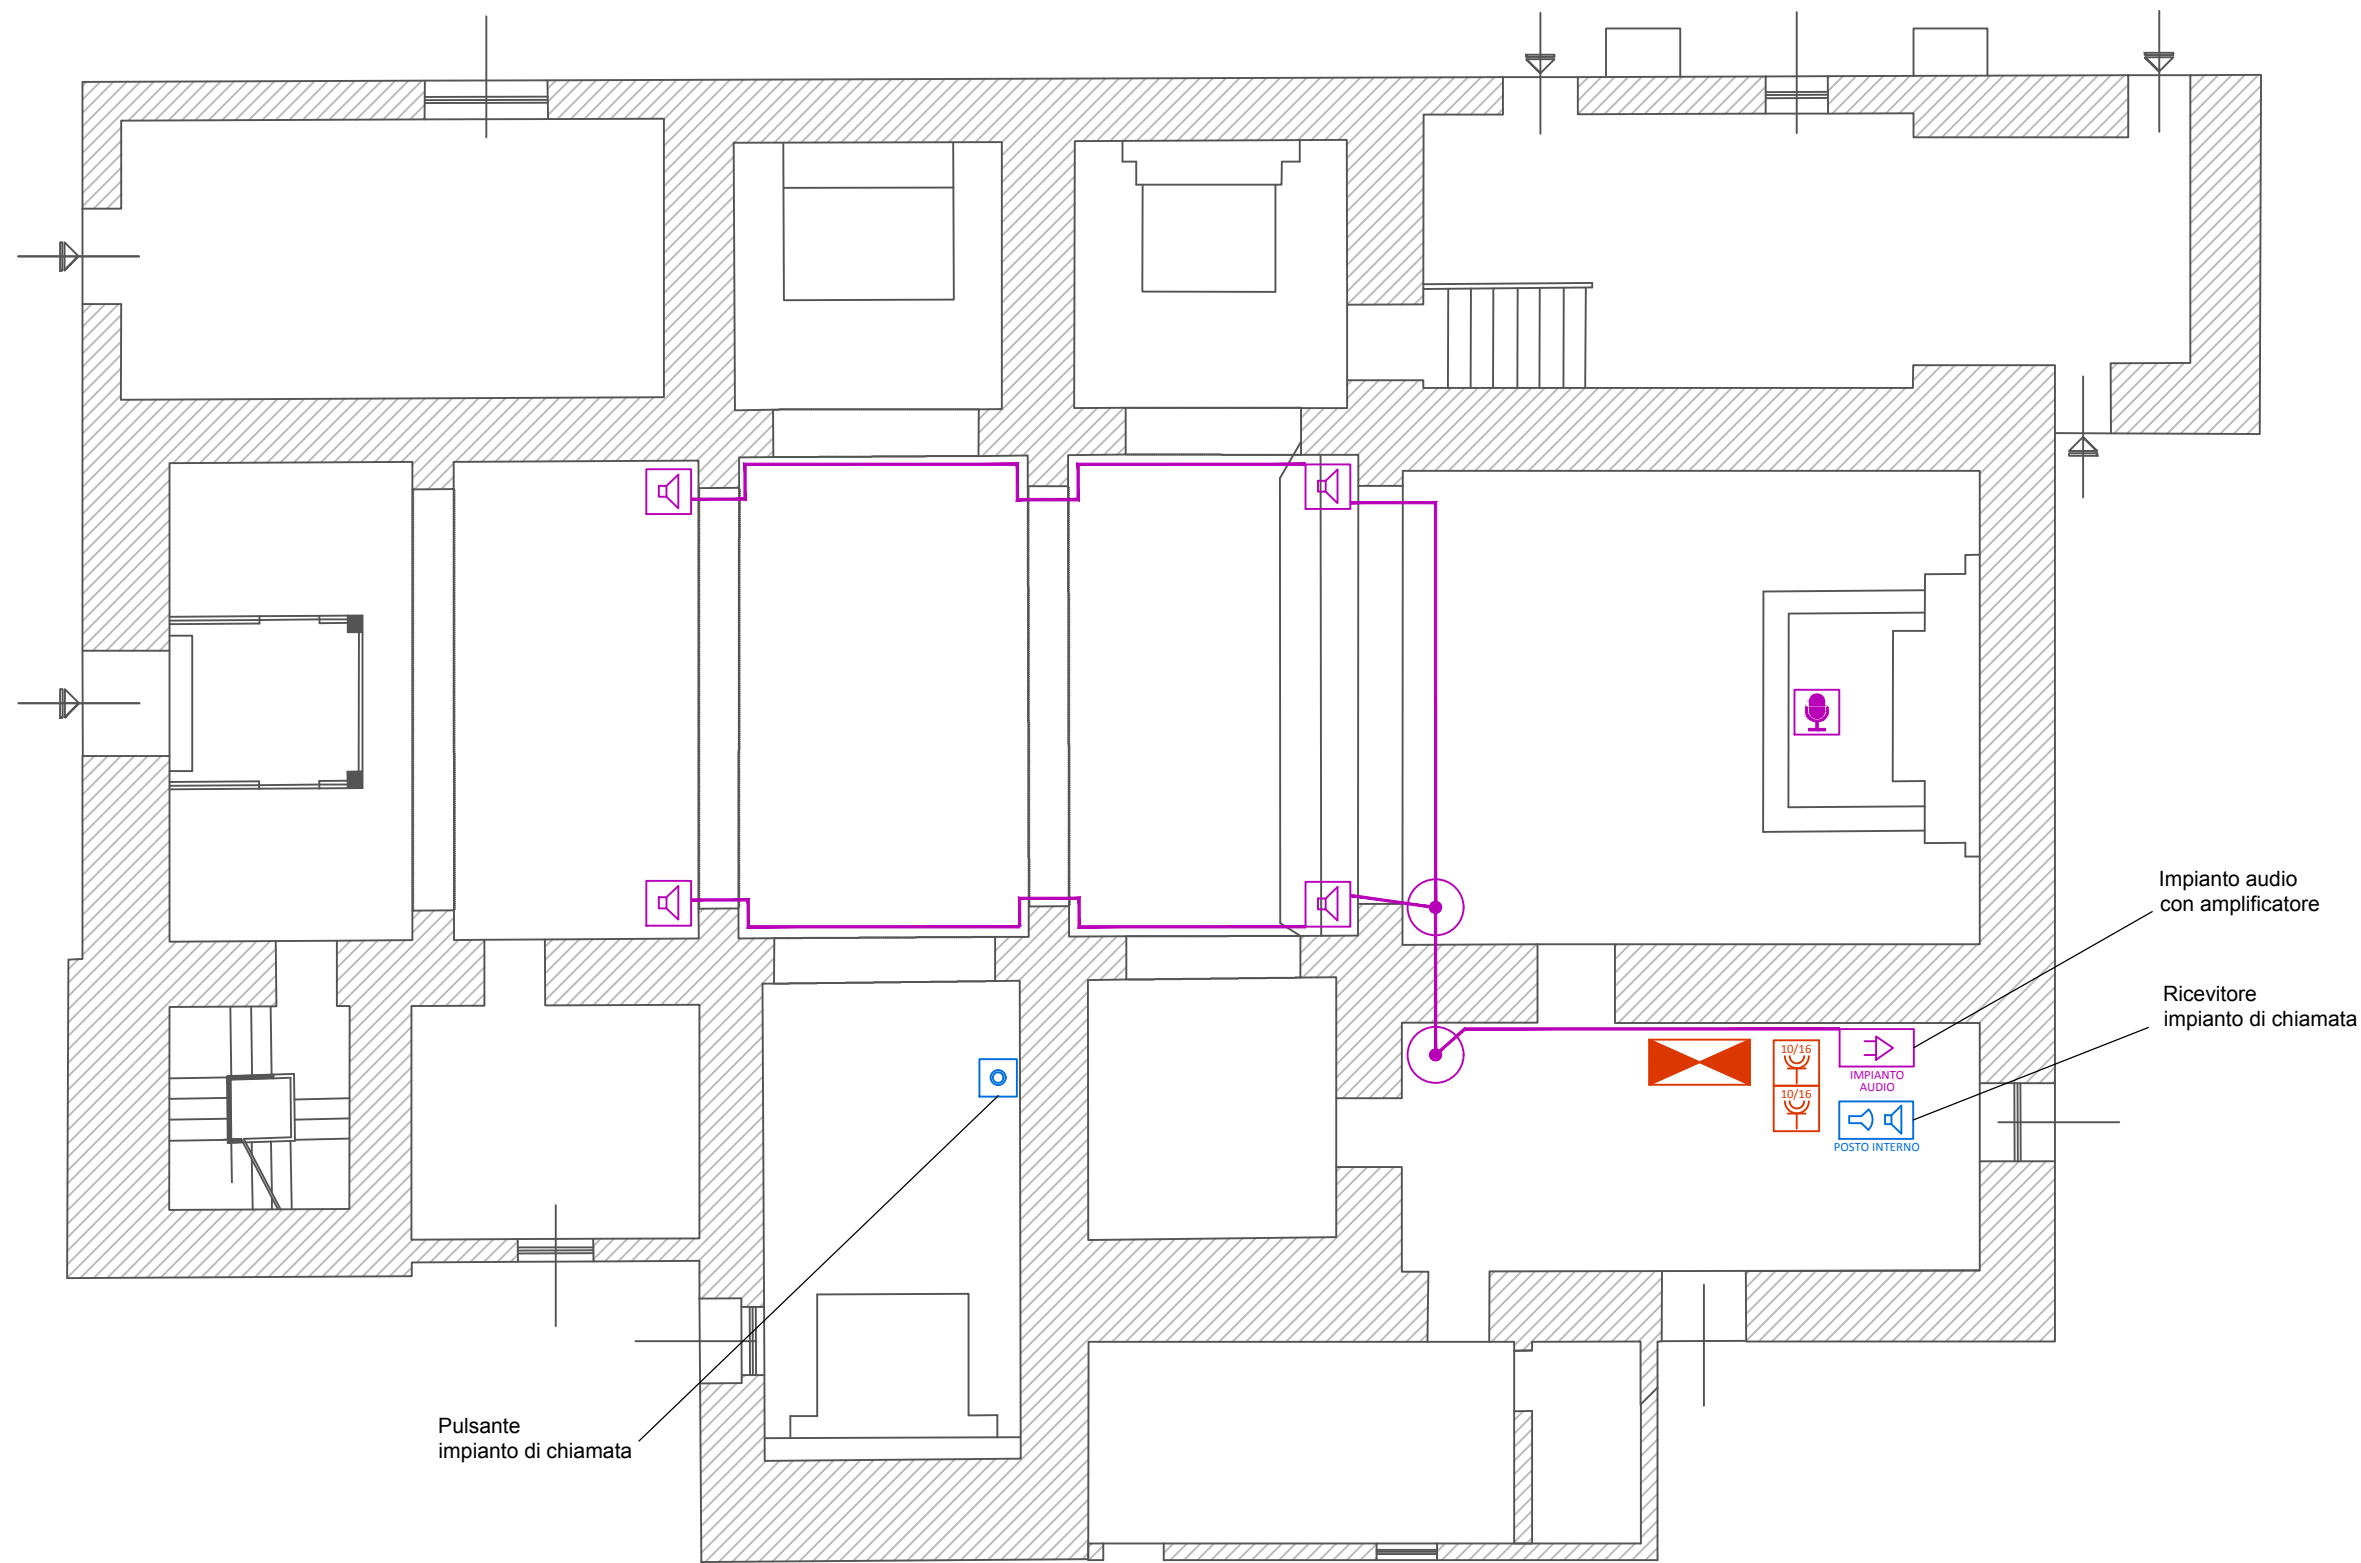

Impianto audio con amplificatore  
 Ricevitore impianto di chiamata

Pulsante impianto di chiamata

**LEGENDA**

Simbolo	Descrizione				
	Impianto audio		Quadro elettrico		Presenza 10/16
	Diffusore acustico		Presenza Shuko		Microfono
	Scatola di derivazione energia		Posto interno		Pulsante chiamata
	Scatola di derivazione audio				


**COMUNE DI SENNARIOLO**

Lavori di restauro e recupero conservativo della Chiesa Parrocchiale Sant'Andrea Apostolo

TAVOLA:  
**B.05.04**

OGGETTO:  
Planimetria Linee Audio

 SCALA: 1:100



DATA:  
Dicembre 2018



Architetto Francesco Frascaro  
 via Grazia Deledda 50, 09078 Scano di Montiferro - OR  
 tel 3450812110 | fax 078532652 | mail f.frascaro@archor.it